




PREDISPOSIZIONI TUBAZIONI A PAVIMENTO

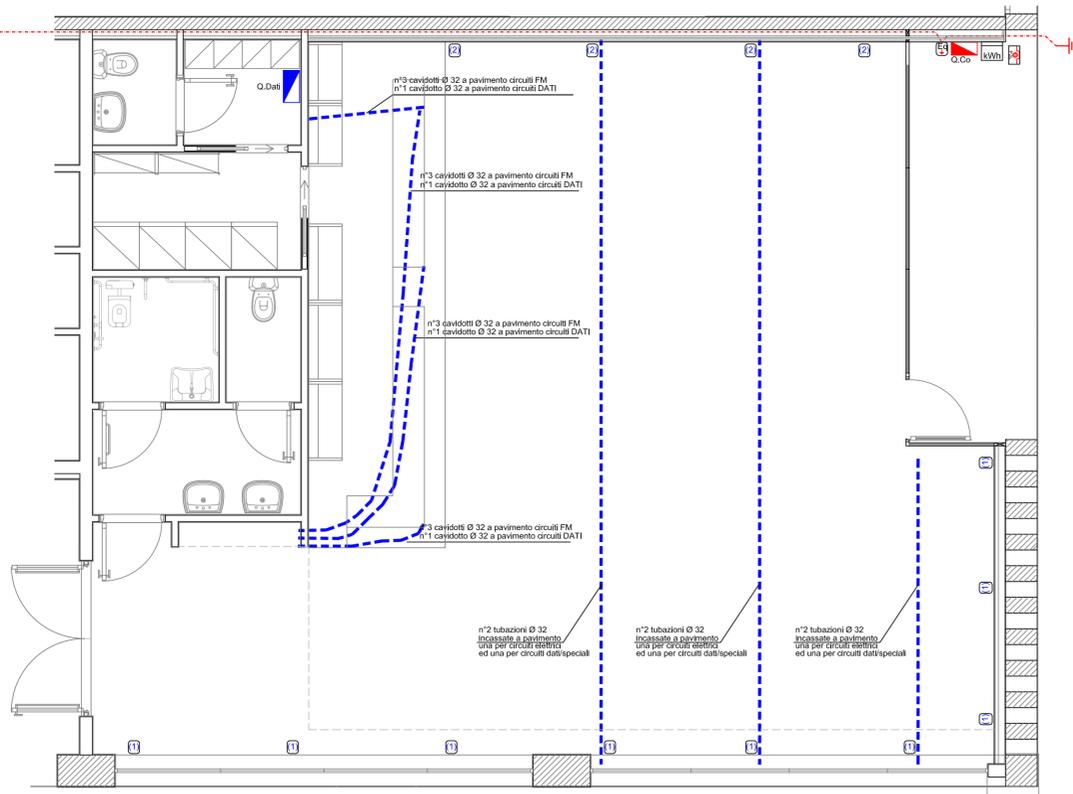


DISTRIBUZIONE PRINCIPALE IMPIANTI A SOFFITTO

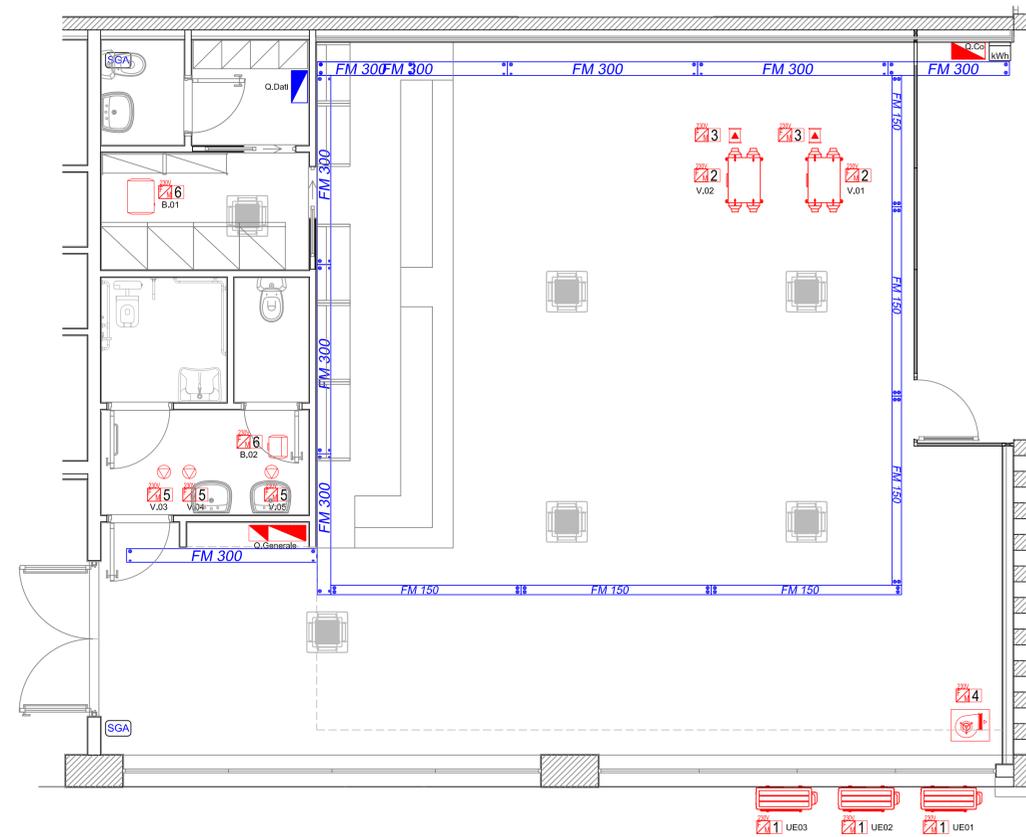

+ PREDISPOSIZIONI IMPIANTI FM / DATI

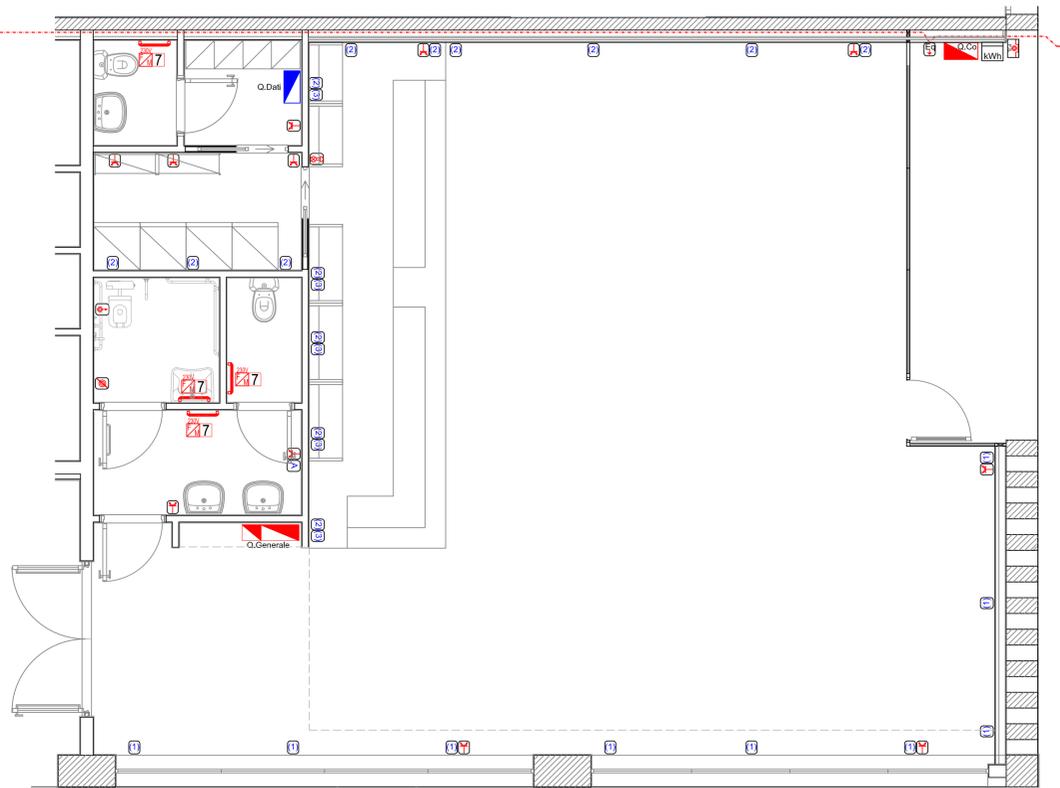

PREDISPOSIZIONI IMPIANTI DI ILLUMINAZIONE

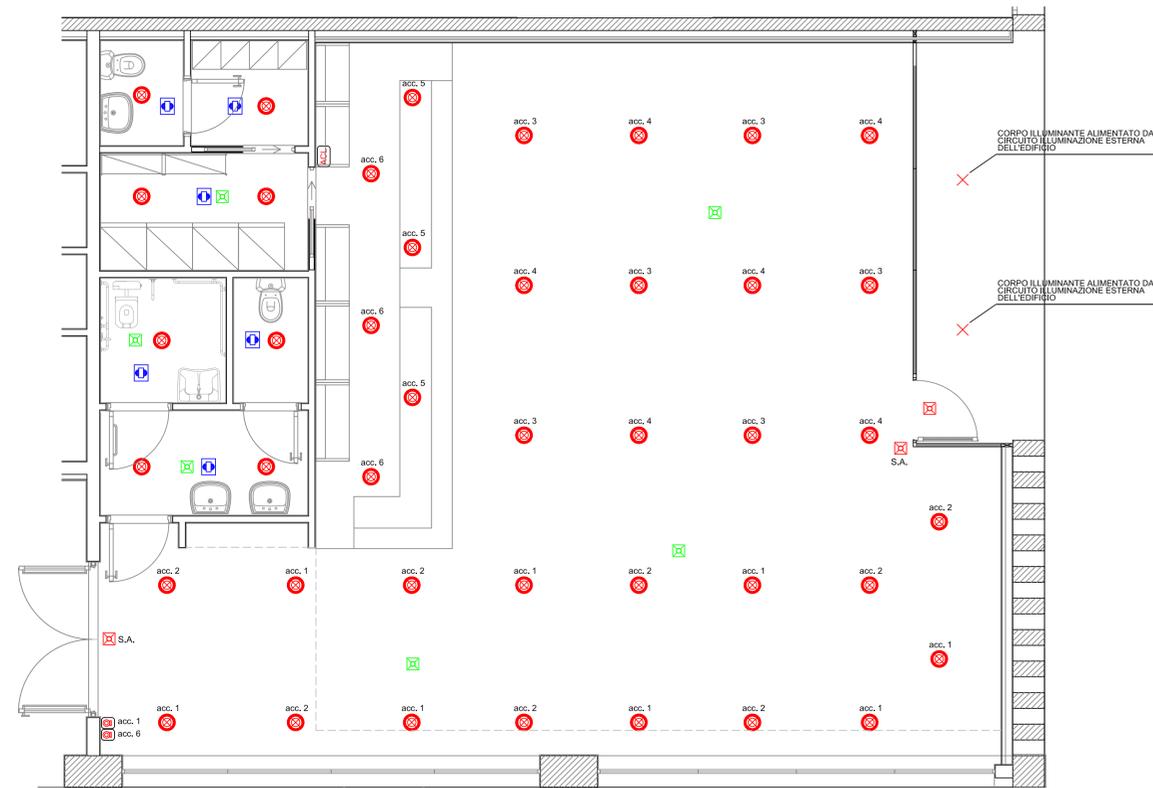

REGIONE FRIULI VENEZIA GIULIA
PROVINCIA DI UDINE **COMUNE DI LIGNANO SABBADORO**
 Progetto Preliminare : progetto degli impianti elettrici per il completamento degli interventi dello spazio commerciale incluso nella nuova autostazione del trasporto pubblico nel Comune presso l'area "Parkint"
 PROGETTISTA: Per. Ind. Alex Fantin
 CONTORE: CITTA' DI LIGNANO SABBADORO
 DATA: Ronchis Novembre 2018
 Pianta Piano Terra
 TAVOLA: E2
 SCALA: 1:50
 FILE:
 COD. CLIENTE:
 P. IVA: 00163880305
 C.F. 83000710307

LEGENDA		
FM 300	CANALE METALLICO DA 300 x 75 mm CON SEPARATORE PER DISTRIBUZIONE IMPIANTI ELETTRICI E SPECIALI	CONTATORE ENEL
FM 150	CANALE METALLICO DA 150 x 75 mm CON SEPARATORE PER DISTRIBUZIONE IMPIANTI ELETTRICI E SPECIALI	QUADRO ELETTRICO
Ⓚ	PUNTO PULSANTE COMANDO LUCI	QUADRO DATI
ACL	PUNTO PULSANTE COMANDO ACCENSIONE LUCI COMPOSTA DA N° 6 PULSANTI	PICCHETTO DI TERRA IN ACCIAIO ZINCATO L=1,5m
Ⓛ	PUNTO RIVELATORE DI PRESENZA A SOFFITTO PER ACCENSIONE LUCI ANGOLO 360°	CORDA DI RAME NUDO S=35mmq (INTERRATA)
Ⓛ	PUNTO FARETTO AD INCASSO A LED IP44 8220 23W 2190lm 4000K DEL TIPO DISANO ECO LEX 3	COLLETTORE GENERALE DI TERRA EDIFICIO
Ⓛ	PUNTO LUCE A SOFFITTO	n° 2 scatole 503 da incasso a parete h installazione 15 cm da pavimento finito una per circuiti elettrici ed una per circuiti dati speciali
Ⓛ	PUNTO LUCE D' EMERGENZA DEL TIPO LINERGY CRYSTAL WALL 550LM 1H SE IP65	n° 2 scatole 503 da incasso a parete h installazione 30 cm da pavimento finito una per circuiti elettrici ed una per circuiti dati speciali
Ⓛ	PUNTO LUCE D' EMERGENZA DEL TIPO SEMPRE ACCESS LINERGY LEDY 300lm SE IP42 autonomia 1h	n° 2 scatole 503 da incasso a parete h installazione 120 cm da pavimento finito una per circuiti elettrici ed una per circuiti dati speciali
Ⓛ	PUNTO LUCE D' EMERGENZA DEL TIPO VIALED EVO Bianco simm. 1LED 300lm IP42 autonomia 1h INSTALLAZIONE A FILO SOFFITTO	PUNTO PREDISPOSIZIONE ALIMENTAZIONE ASCIUGAMANI ELETTRICO
Ⓛ	PUNTO PRESA "UNEL" O "BIPASSO" 2P+T/10-16A	ALIMENTAZIONE FM 230 V 1,52kW UNITA' ESTERNA
Ⓛ	PUNTO PULSANTE A TIRANTE	ALIMENTAZIONE FM 230 V 0,14kW RECUPERATORE
Ⓛ	PUNTO SUONERIA CON SPIA (WC DISABILI)	ALIMENTAZIONE FM 230 V 1kW RESISTENZA PRERISCALDO
Ⓛ	PUNTO PULSANTE DI TACITAZIONE	ALIMENTAZIONE FM 230 V 0,5kW ESTRATTORE CAPPA
Ⓛ	PUNTO ALIMENTAZIONE ASPIRATORE CAPPA COMANDATO DA CIRCUITO LUCE	ALIMENTAZIONE FM 230 V 0,02kW ESTRATTORE LOCALE WC
Ⓛ	PUNTO CASSETTA SGANCIO ELETTRICO	ALIMENTAZIONE FM 230 V 1,2kW BOLLITORE ACS
Ⓛ	PULSANTE DI SGANCIO D' EMERGENZA	ALIMENTAZIONE FM 230 V 0,4kW RADIATORE ELETTRICO